


1.1	HOLL	56,70 m ²	POKÓJ 7	12,79 m ²	1.19	POKÓJ 17	12,79 m ²
1.2	ŁAZIENKA - OGÓLNA	6,40 m ²	POKÓJ 8	12,79 m ²	1.20	POKÓJ 7 - ŁAZIENKA	3,18 m ²
1.3	RECEPCJA	4,26 m ²	POKÓJ 9	12,79 m ²	1.21	POKÓJ 8	12,79 m ²
1.4	KOMUNIKACJA	30,08 m ²	POKÓJ 10	12,79 m ²	1.22	POKÓJ 8 - ŁAZIENKA	3,18 m ²
1.5	POM. POŚCIEŁ CZYSTA	2,24 m ²	POKÓJ 11	12,79 m ²	1.23	POKÓJ 9	12,79 m ²
1.6	POM. PORZĄDKOWE + POŚCIEŁ BRUDNA	3,20 m ²	POKÓJ 12	12,79 m ²	1.24	POKÓJ 9 - ŁAZIENKA	3,18 m ²
1.7	POKÓJ 1	12,79 m ²	POKÓJ 13	12,79 m ²	1.25	POKÓJ 10	12,79 m ²
1.8	ŁAZIENKA - POKÓJ 1	3,18 m ²	POKÓJ 14	12,79 m ²	1.26	POKÓJ 10 - ŁAZIENKA	3,18 m ²
1.9	POKÓJ 2	12,79 m ²	POKÓJ 15	12,97 m ²	1.27	POM. SOCJALNE	6,03 m ²
1.10	ŁAZIENKA - POKÓJ 2	3,18 m ²	POKÓJ 16	3,28 m ²	1.28	WC - PERSONEL	1,50 m ²
1.11	POKÓJ 3	12,79 m ²	POKÓJ 17	12,97 m ²	1.29	WC-PERSONEL PRZEDSIÖN	1,62 m ²
1.12	POKÓJ - ŁAZIENKA 3	3,18 m ²	POKÓJ 18	3,28 m ²	1.30	KOTŁOWNIA	5,24 m ²
1.13	POKÓJ 4	12,79 m ²	POKÓJ 19	12,79 m ²	1.31	KOMUNIKACJA II	7,05 m ²
1.14	POKÓJ 4 - ŁAZIENKA	3,18 m ²	POKÓJ 20	12,79 m ²	1.32	POMIESZCZENIE OBIEKRALNI NASWIETLANIA JAJ	5,19 m ²
1.15	POKÓJ 5	12,97 m ²	POKÓJ 21	12,97 m ²	1.33	KUCHNIA	16,13 m ²
1.16	POKÓJ 5 - ŁAZIENKA	3,28 m ²	POKÓJ 22	12,97 m ²	1.34	ZMYWALNIA	3,89 m ²
1.17	POKÓJ 6	12,97 m ²					
1.18	POKÓJ 6 - ŁAZIENKA	3,28 m ²					

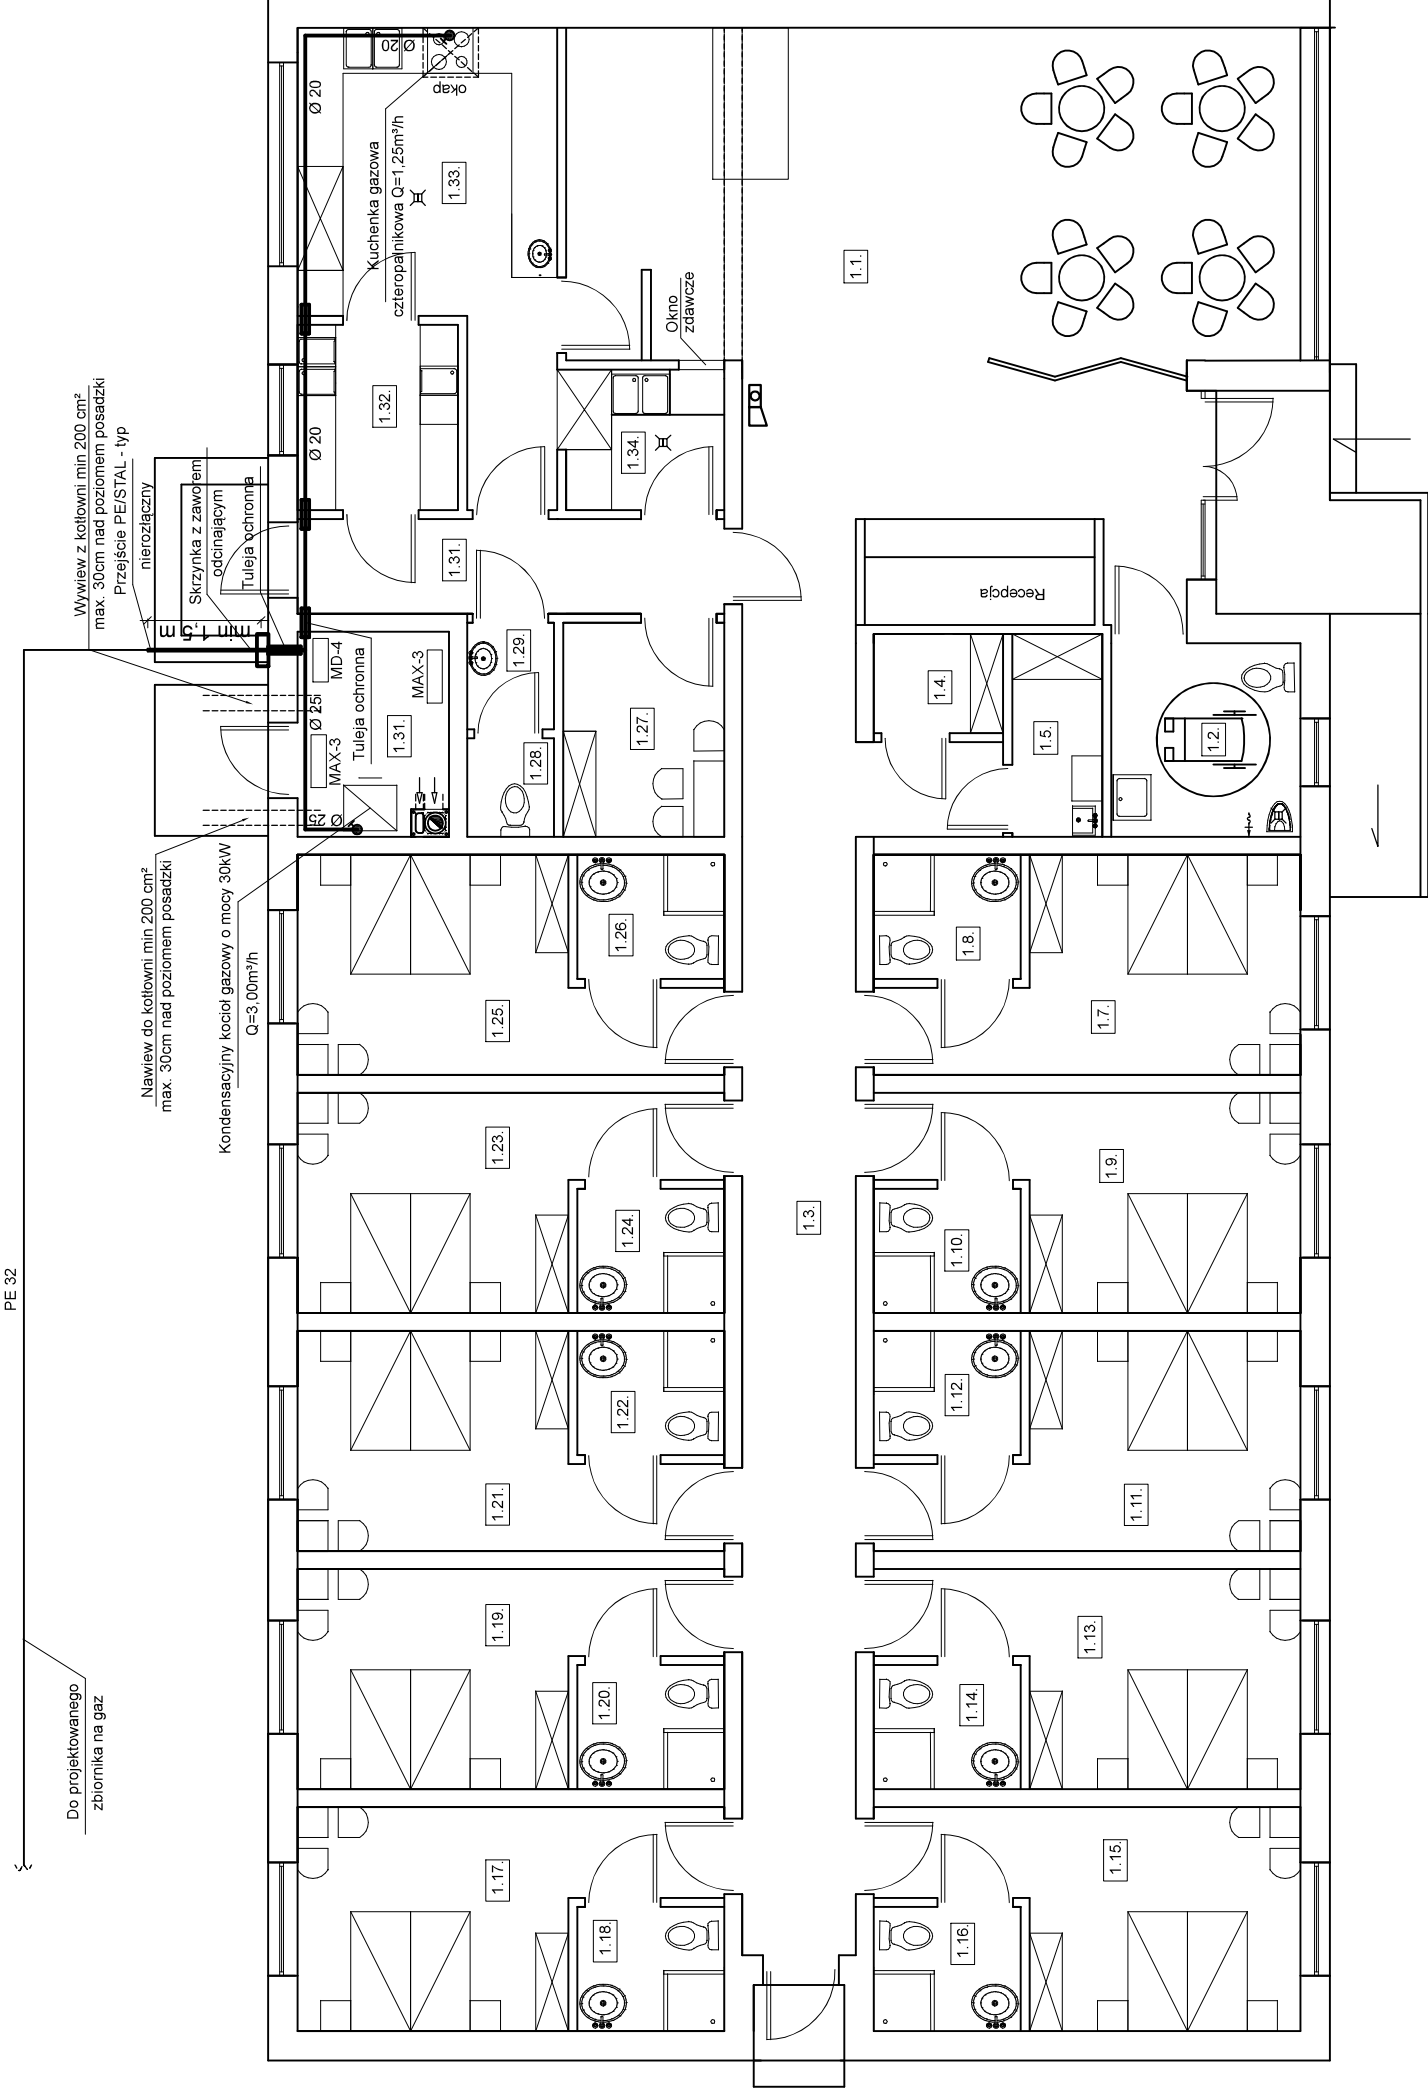

MAX-3 - detektor gazu
MD-4 - moduł sterowania systemem awarii instalacji gazu
[Symbol] - sygnalizator awarii instalacji gazu optyczno - akustyczny

Uwaga:
[Symbol] Zawór odcinający ZO
Ø 25 gaz - DN25, rura stalowa czarna wg PN-80/H-74219
[Symbol] przejście przez ścianę z tuleją ochronną

EUROPROJEKT		Siedziba: 89-200 Zamość ul. Bydgoska 25 Biuro proj.: 86-010 Koronowo; ul. Al. Wolności 1 tel.: (052) 382 17 74; kom. 502 533 987	
Inwestor / Lokalizacja: Michał Jodkowski ul. Złotowska 1, Witunia, 89-410 Włocławek działka nr 551/5 i 551/6, obręb: Witunia		Nazwa obiektu budowlanego: <i>Budynek usługowy - motel</i>	
Projektant: Instalacji	mgr inż. Mirosława Piliarska 472/68	Nazwa rysunku: Rzut parteru - schemat instalacji gazowej	Rys. nr S5
Projektant spr.:	mgr inż. Sebastian Gwamy POM/0287/PBS/15	Kreślił:	mgr inż. Sławomir Śnieg
			Skala 1:100
			20.06.2018r.
			20.06.2018r.