


Inst. Teletechniczne - Schemat inst. Strukturalnej, Widok Szafy


GPD

Szafa wisząca jednoczęściowa, BKT TOP 21U, 600/600/997
szer./gł./wys. mm., RAL 7035 (konstrukcja spawana - nośność 50 kg)

Schemat ideowy

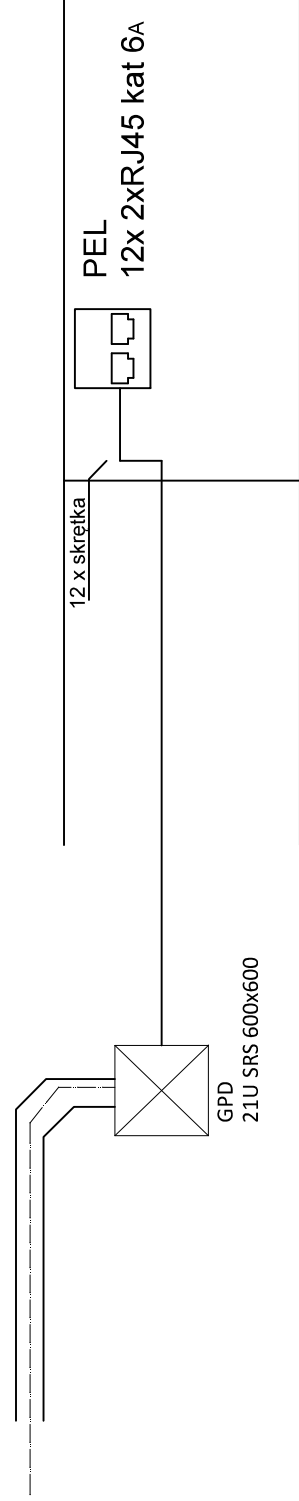

Szafa wisząca dwuczęściowa, BKT TOP 21U, 600/600, RAL 7035
11049001.1.V

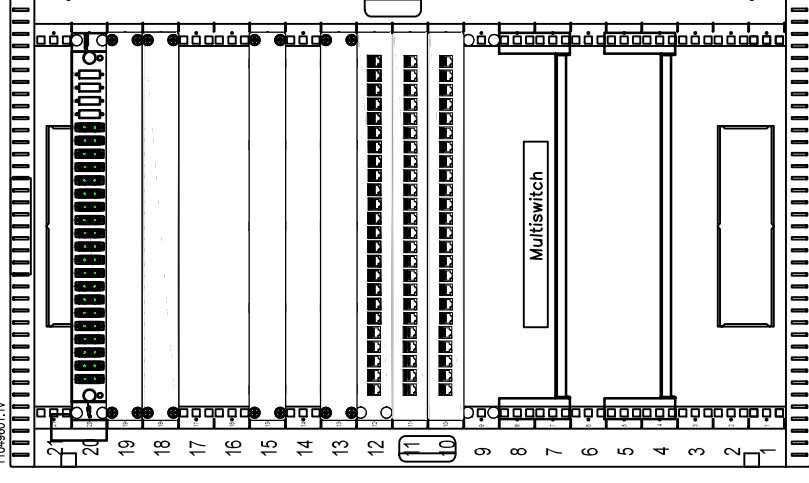

Moduł went BKT 1-went montowany w szafach wiszących
24011100

Przełącznica światłowodowa wysuwalna BKT 19" 1U Veni
11111001.1.ZY

Poziomy organizator kabli 1U 19" BKT z tworzywa sztucznego o podwyższonej elastyczności
11140101.3

Łiswo zes. BKT DRAKOM 19"7xDIN49440(schucko), wyk. DIN49441(unikw.), wyf. + moduł przecip.
113401201-0

Poziomy organizator kabli 1U 19" BKT z tworzywa sztucznego o podwyższonej elastyczności
11140101.3

Poziomy organizator kabli 1U 19" BKT z tworzywa sztucznego o podwyższonej elastyczności
11140101.3

Panel krosiujący 19" BKT DRAKOM, modułowy na 24xRJ45
11320303

Panel krosiujący 19" BKT DRAKOM, modułowy na 24xRJ45
11320303

Panel krosiujący 19" BKT DRAKOM, modułowy na 24xRJ45
11320303

Półka stała BKT 19" o gł. 400 mm., 2U, z uszami na przesrostrze RAL 7021 czarny
11115240.ZY

Półka stała BKT 19" o gł. 400 mm., 2U, z uszami na przesrostrze RAL 7021 czarny
11115240.ZY

Połączenie wyrównawcze do GSU wykonać
przewodem LGY 10mm, R< 1 Ω

EUROPROJEKT		Siedziba: 89-200 Zamość ul. Bydgoska 25 Biuro proj.: 86-010 Koronowo; ul. Al. Wolności 1 tel.: (052) 382 17 74; kom. 502 533 987	
Inwestor / Lokalizacja: Michał Jodkowski ul. Złotowska 1, Witunia, 89-410 Włocławek działka nr 551/5 i 551/6, obręb: Witunia		Nazwa obiektu budowlanego: <i>Budynek usługowy - motel</i>	
Projektant: Instalacji	Sławomir Konończak upr. instalacyjno - inżynierskiej UAN-KZ-7210/248/87	Nazwa rysunku:	Rys. nr T2
	mgr inż. Roman Glander upr. telekomunikacyjne KUP/0168/PWOT/06	Schemat ideowy szafki GPD	Skala 1:100
Projektant spr.:		Kreślił:	mgr inż. Sławomir Śnieg
			20.06.2018r.